



Città di San Benedetto del Tronto

PROVINCIA DI ASCOLI PICENO

SETTORE GESTIONE DEL TERRITORIO ED ATTIVITA' PRODUTTIVE
SERVIZIO PIANIFICAZIONE URBANISTICA

PROGETTO CASA COMUNALE

(1° STRALCIO)

zona speciale n. 16 - *VARIANTE*

OPERE URBANIZZAZIONE PRIMARIA


DIRIGENTE DEL SETTORE
ing. Germano Polidori

SERVIZIO PIANIFICAZIONE URBANISTICA
Direttore dott. Gianni Tiburtini
geom. Massimo Forlini
geom. Alessandro Capannelli

SINDACO
Pasqualino Piunti

ASSESSORE
Pasqualino Piunti

SEGRETARIO GENERALE
dott. Edoardo Antuono

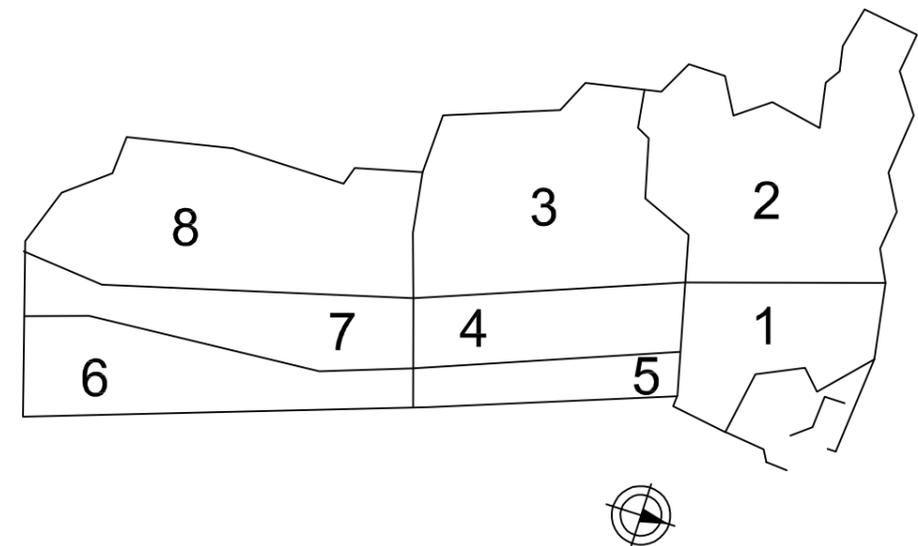

Maggio 2018

ELABORATO 03b

LEGENDA

RETE SMALTIMENTO ACQUE BIANCHE E NERE - esistenti

- pozzetto di ispezione acque nere dim. 80x80x100
- pozzetto di ispezione acque bianche dim. 80x80x100
- pozzetto di ispezione acque bianche dim. 60x60x60
- collettore acque nere-esistente
- collettore acque bianche-esistente

Da realizzare

- pozzetto e allaccio acque nere dim. 60x60x100
- pozzetto e allaccio acque bianche dim. 60x60x100
- Caditoia sifonata 40x40x40
- condotta acque bianche □ 140

RETE METANO - esistenti

- Linea principale - esistente
- Punto di allaccio

RETE TELECOM - esistenti

- Linea principale - esistente n.2 tubi corrugati 125
- Pozzetto telecom 60x60x100 esistente
- Pozzetto telecom 1200x60x100 esistente
- Pozzetto di derivazione e allaccio

RETE IDRICA - esistenti

- Linea principale - esistente
- Pozzetto di derivazione e allaccio

RETE ILLUMINAZIONE PUBBLICA

- Linea principale - esistente
- pozzetto co chlusino carrabile 40X40X40
- A: armatura stradale su palo H= mt 6,30
- B: armatura stradale su palo H= mt 3,00

RETE ENEL - esistenti


- Linea principale - esistente
- Pozzetto di derivazione e allaccio

SISTEMAZIONE ESTERNA

- marciapiede condominiale
- corti esclusive
- verde condom/verde esclusivo

STANDARD

- verde pubblico attrezzato
- parcheggio pubblico a raso

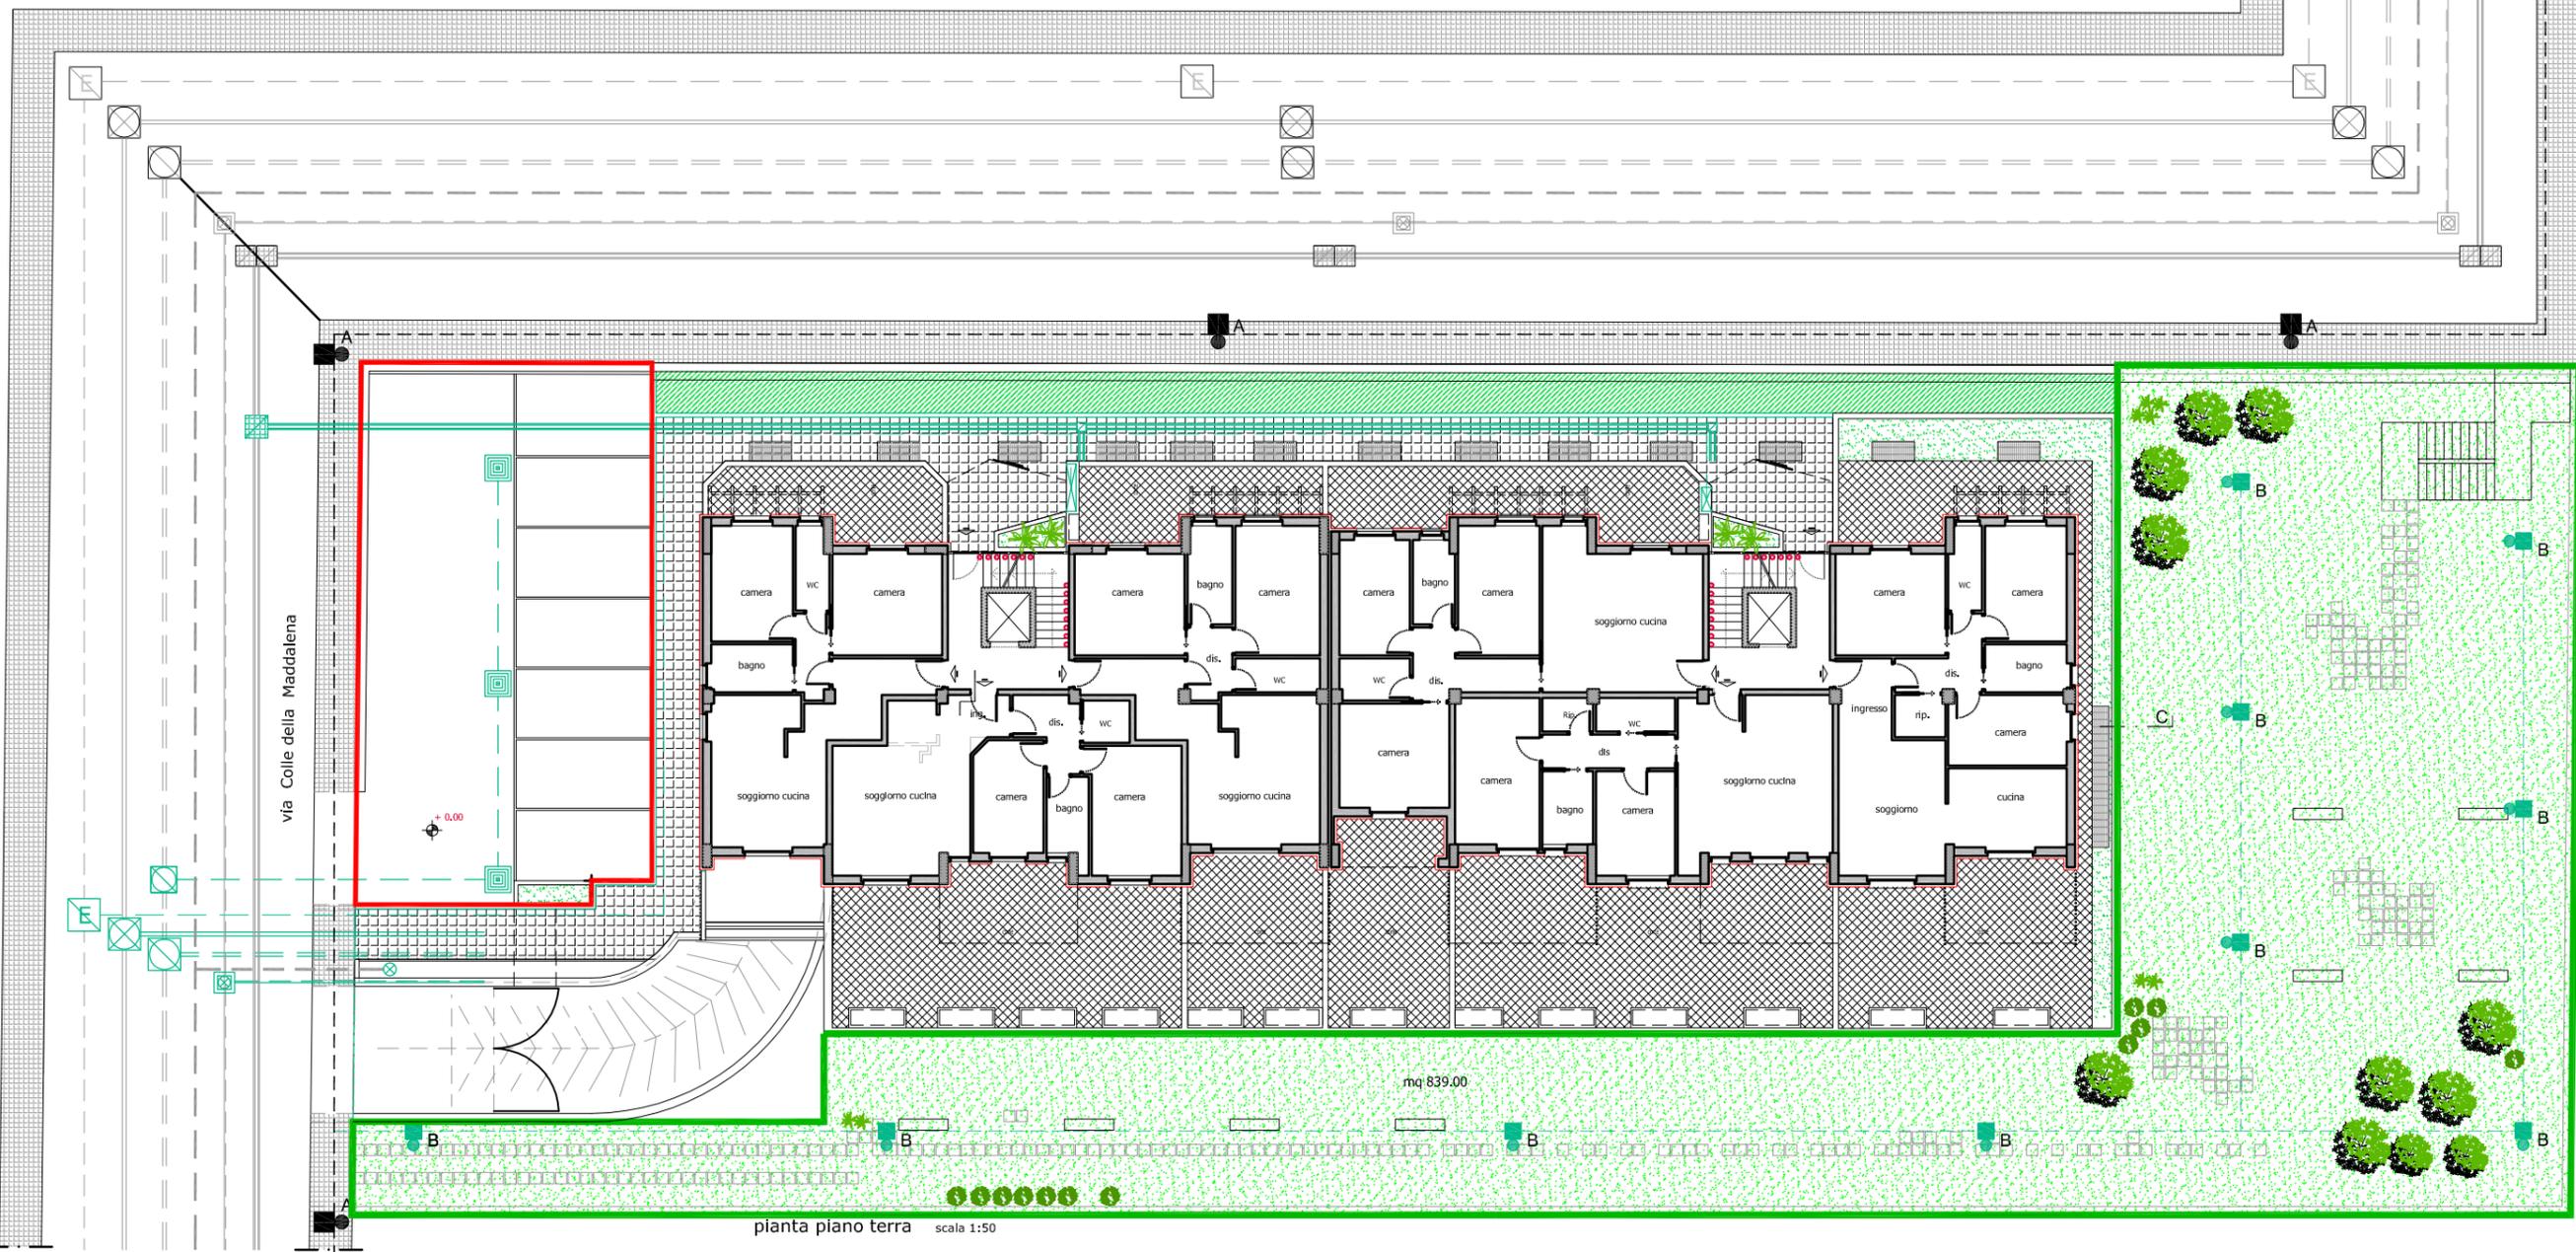

pianta piano terra scala 1:50