



PROGETTO CASA COMUNALE
PIANO DI RECUPERO
DI INIZIATIVA PUBBLICA
ZONA SPECIALE n. 20
Via del Cacciatore
VARIANTE

PROGETTAZIONE
SETTORE GESTIONE DEL TERRITORIO ED ATTIVITA' PRODUTTIVE


DIRIGENTE DEL SETTORE
ing. G. Polidori

Servizio Pianificazione Urbanistica
Direttore dott. G. Tiburtini
geom. M. Forlini
geom. A. Capannelli

SINDACO
Pasqualino Piunti

ASSESSORE
Pasqualino Piunti

SEGRETARIO GENERALE
Dott.ssa Maria Grazia Scarpone

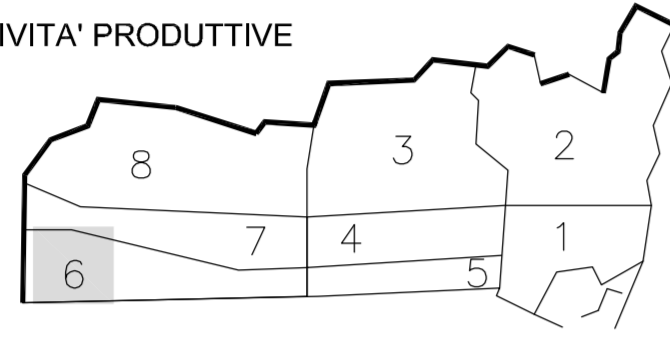

RETE IMPIANTO ELETTRICO
STATO MODIFICATO

ELAB. 13

SCALA 1 : 500
- 1 : 50
- 1 : 20

Dicembre 2019

LEGENDA DEI SIMBOLI		
N°	SIMBOLI	DESCRIZIONE
1		TUBAZIONE RETE ELETTRICA
2		TUBAZIONE RETE ELETTRICA PER ILLUMINAZIONE PUBBLICA
3		TUBAZIONE RETE TELEFONICA
4		CORPO ILLUMINANTE CON LAMPADE A LED SU PALO h=4,00m
5		CORPO ILLUMINANTE CON LAMPADE A LED SU PALO h=8,00m
6		POZZETTO DI ISPEZIONE
7		QUADRO ELETTRICO GENERALE ESISTENTE
8		QUADRO ELETTRICO GENERALE DI PROGETTO
9		SEZIONAMENTO LOCALE DI PROGETTO

